



全 体 図

S = 1:5000

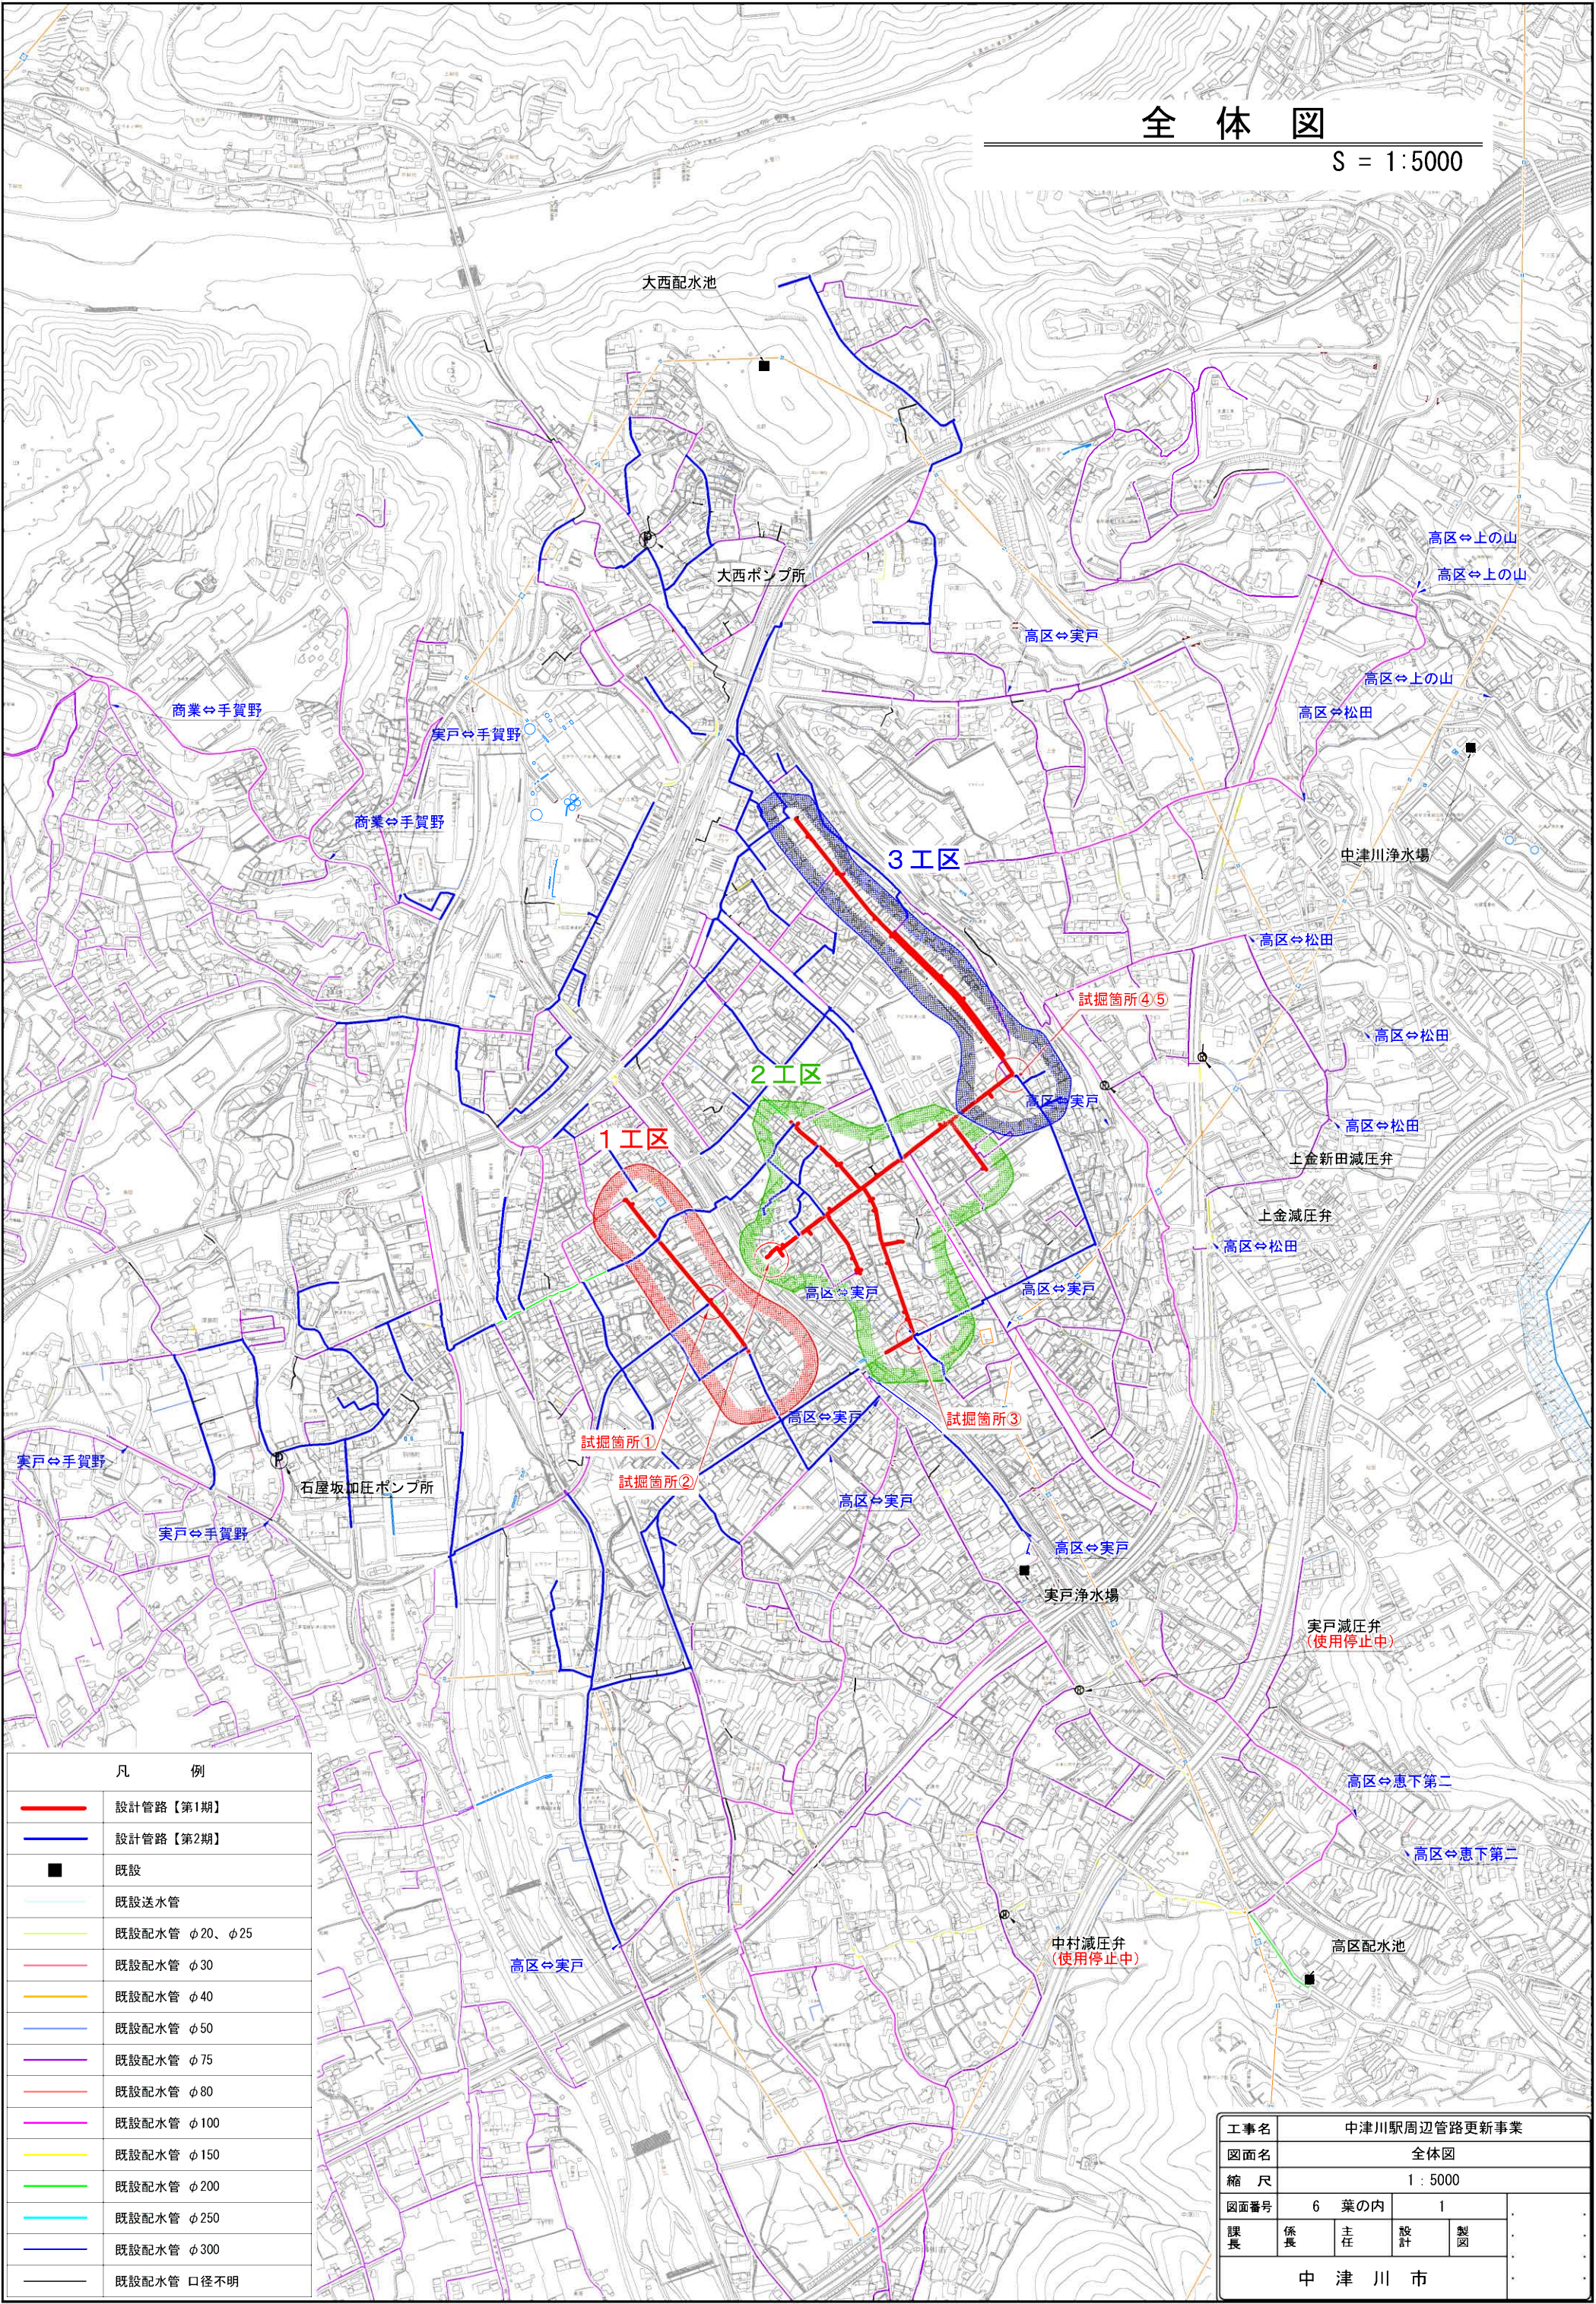


凡 例	
—	設計管路【第1期】
—	設計管路【第2期】
■	既設
—	既設送水管
—	既設配水管 φ20、φ25
—	既設配水管 φ30
—	既設配水管 φ40
—	既設配水管 φ50
—	既設配水管 φ75
—	既設配水管 φ80
—	既設配水管 φ100
—	既設配水管 φ150
—	既設配水管 φ200
—	既設配水管 φ250
—	既設配水管 φ300
—	既設配水管 口径不明

工事名	中津川駅周辺管路更新事業				
図面名	全体図				
縮 尺	1 : 5000				
図面番号	6	葉の内	1		
課長	係長	主任	設計	製図	
中 津 川 市					

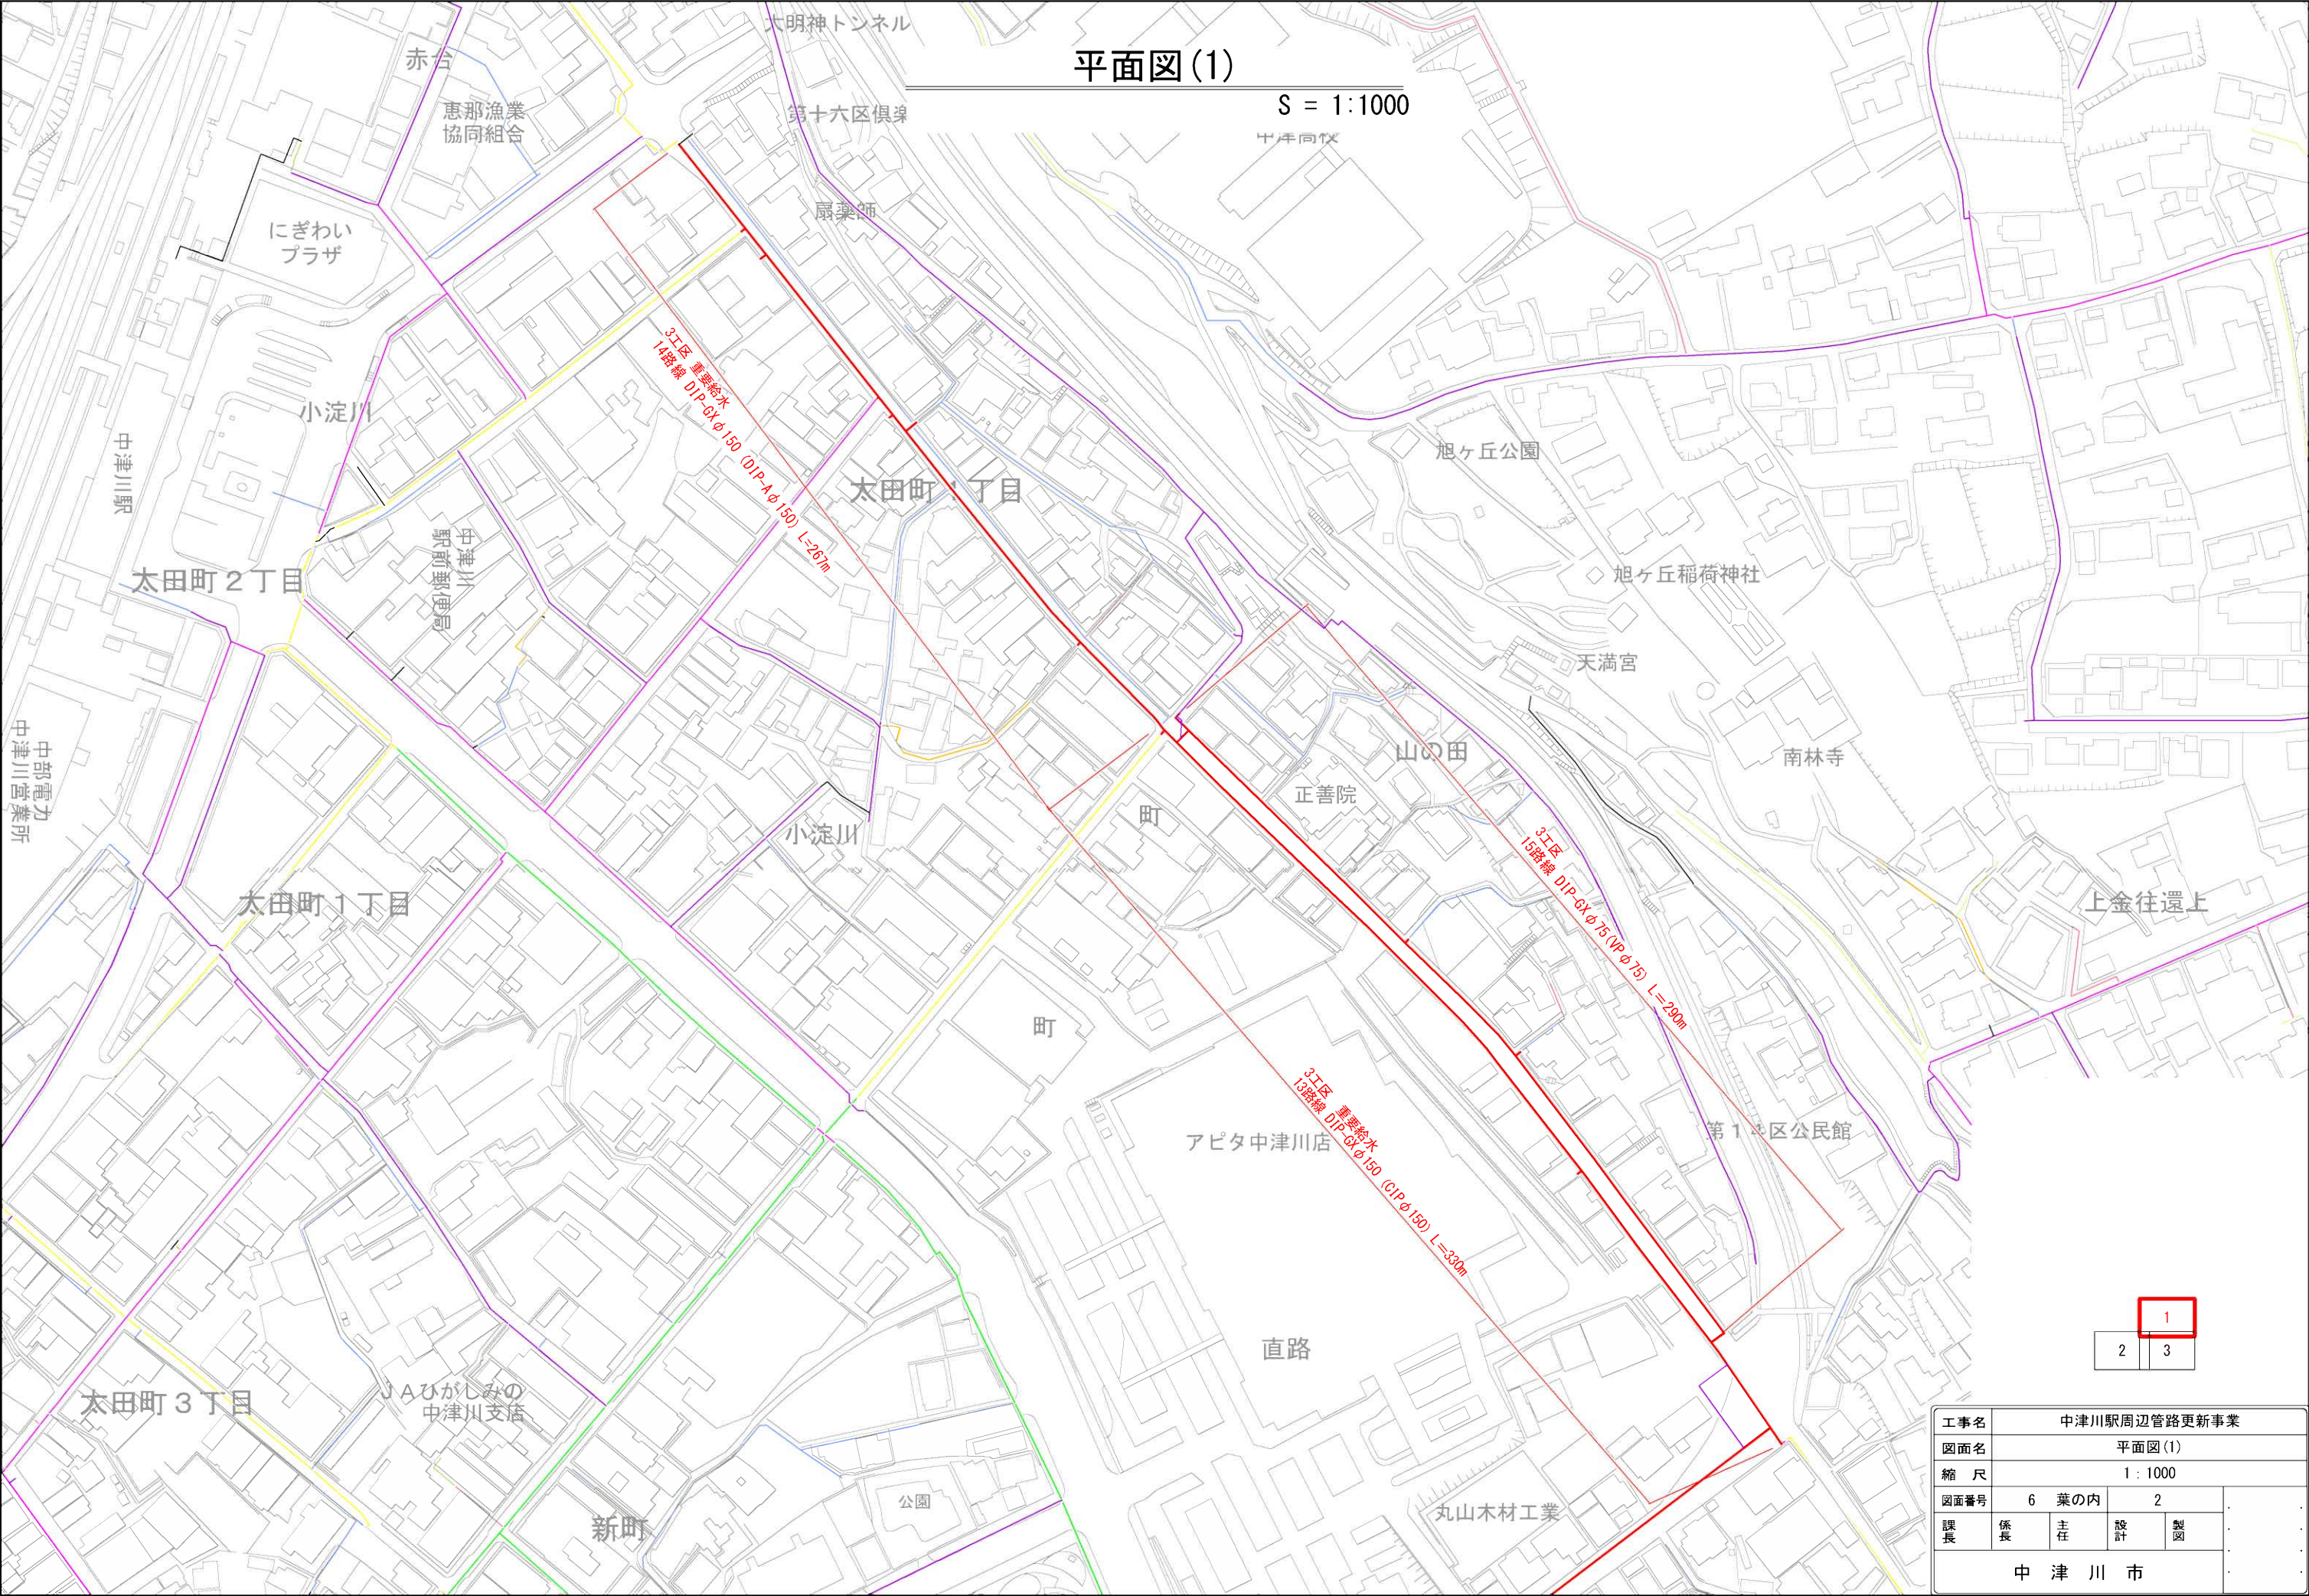

工事名	中津川駅周辺管路更新事業				
図面名	平面図(1)				
縮 尺	1 : 1000				
図面番号	6	葉の内	2		
課長	係長	主任	設計	製図	
中 津 川 市					

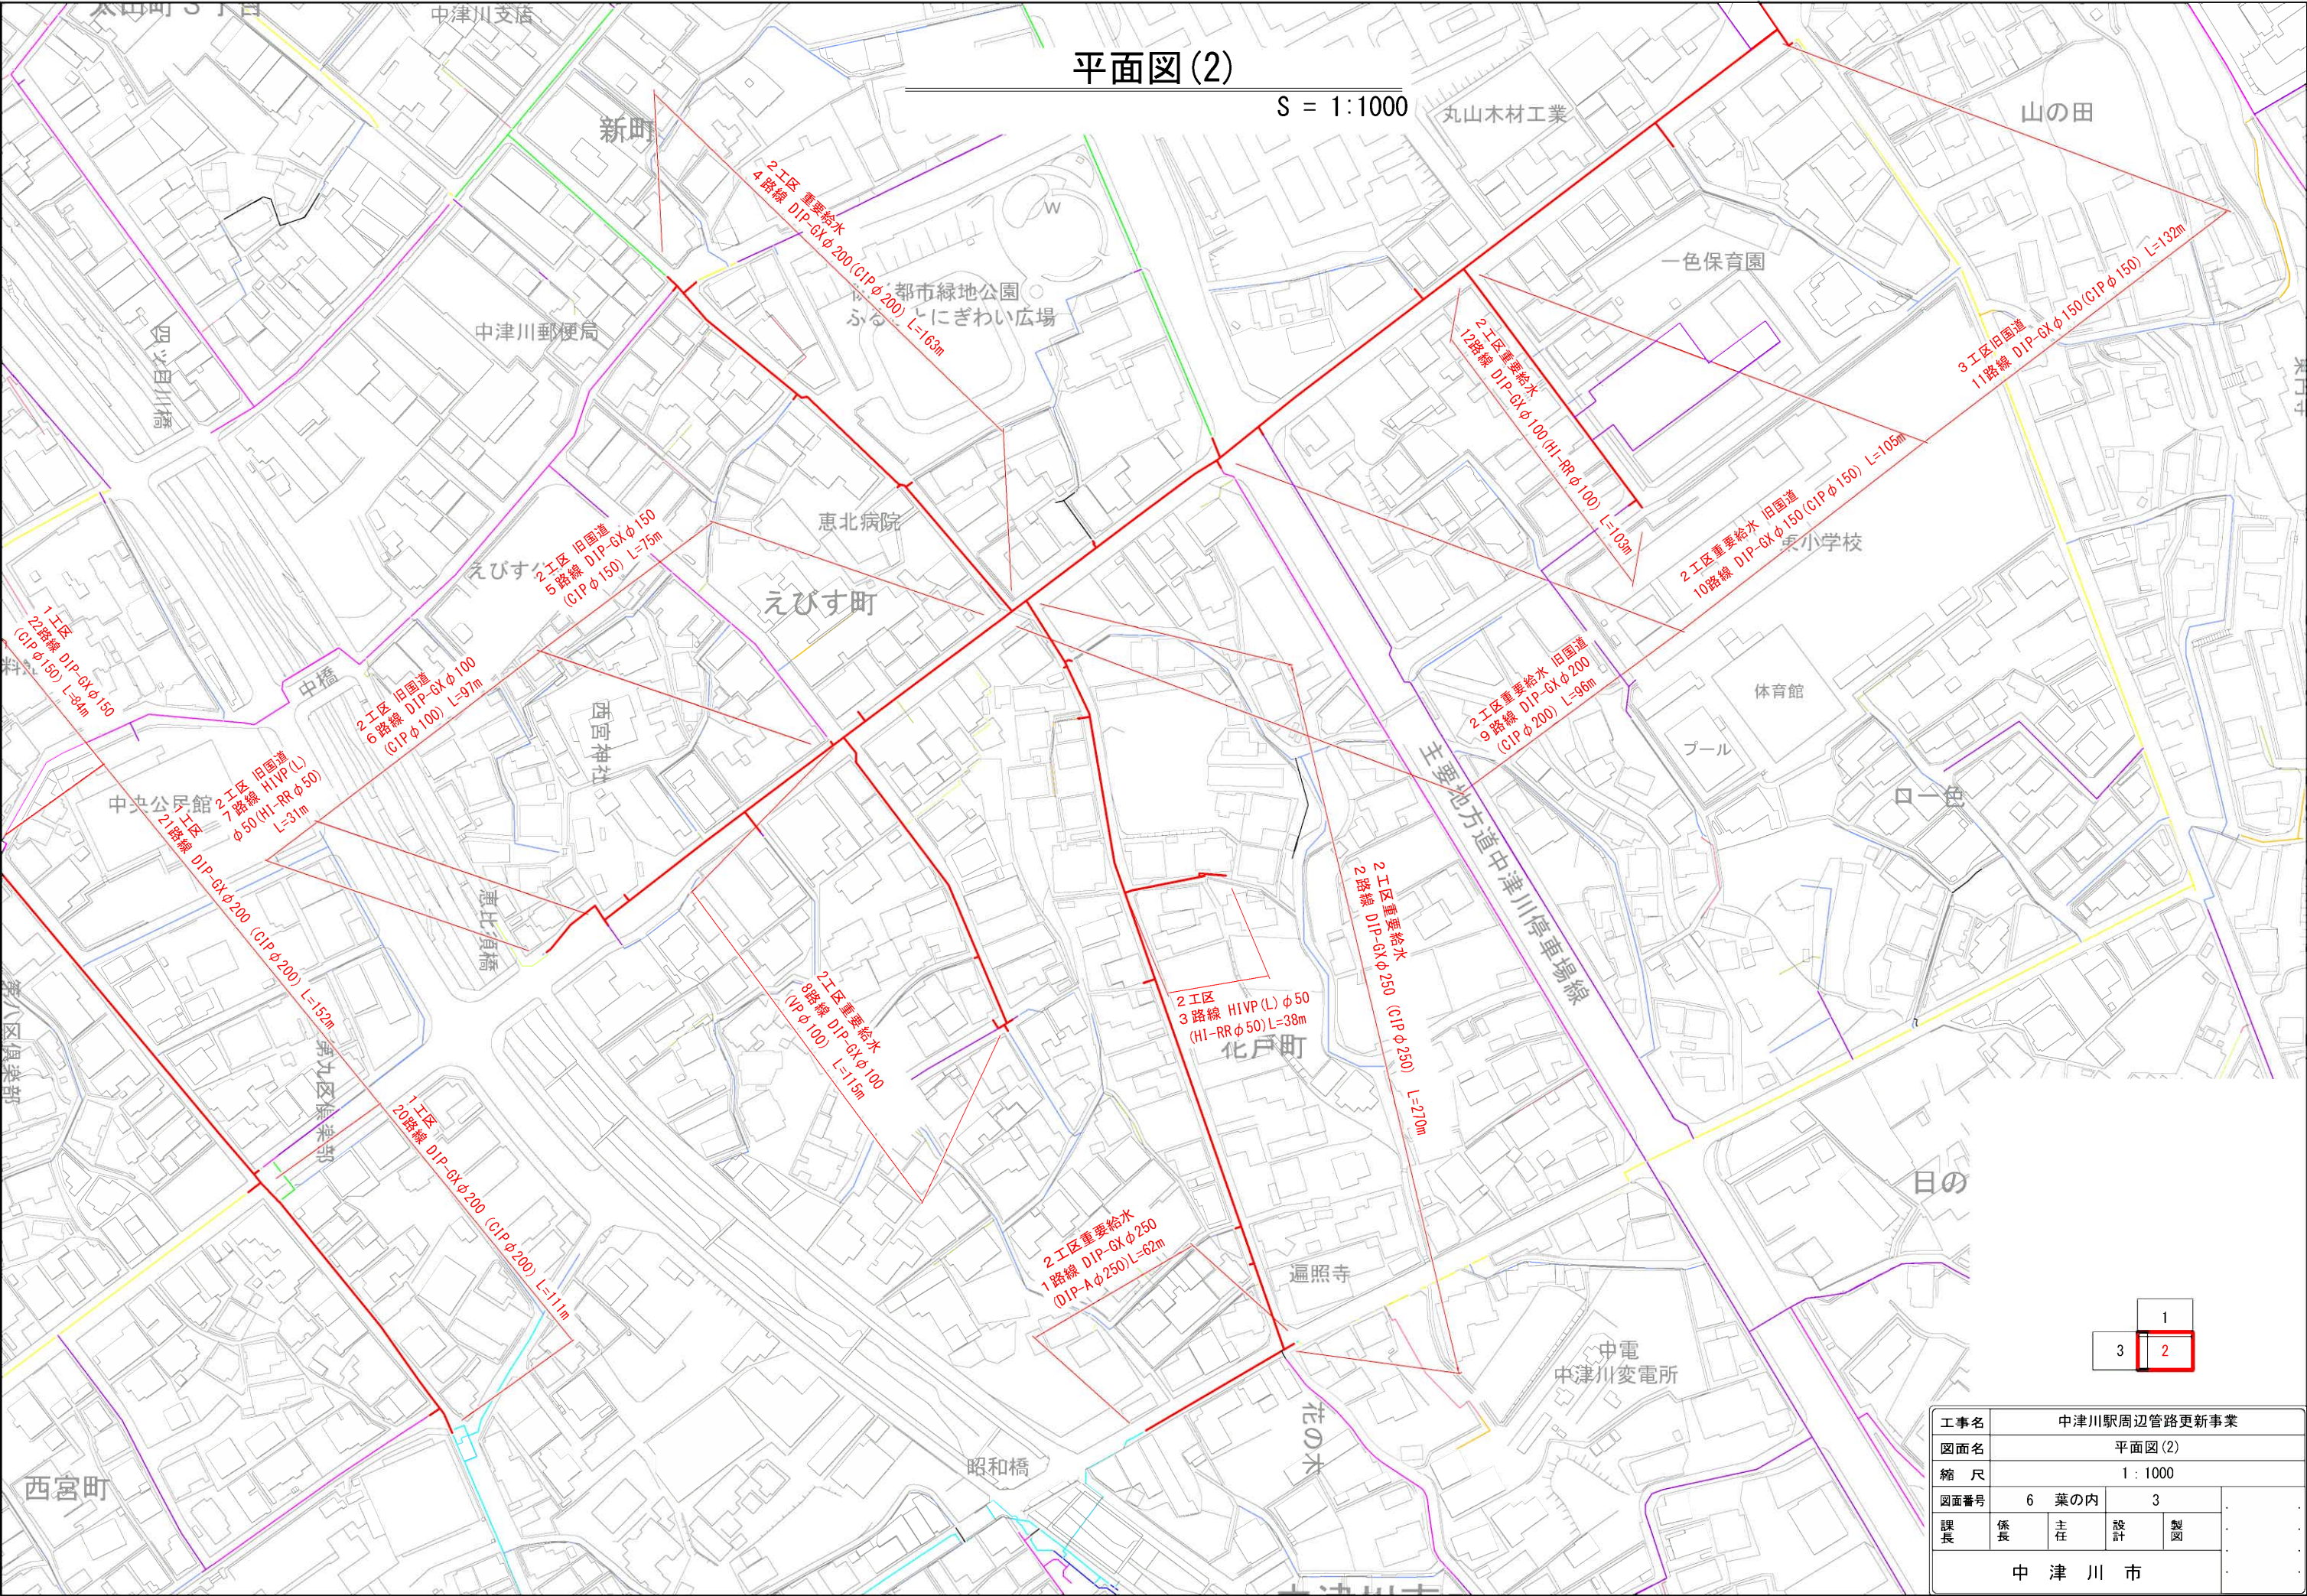


平面図(2)

S = 1:1000

1
2
3

工事名	中津川駅周辺管路更新事業				
図面名	平面図(2)				
縮尺	1:1000				
図面番号	6	葉の内	3		
課長	係長	主任	設計	製図	
中津川市					

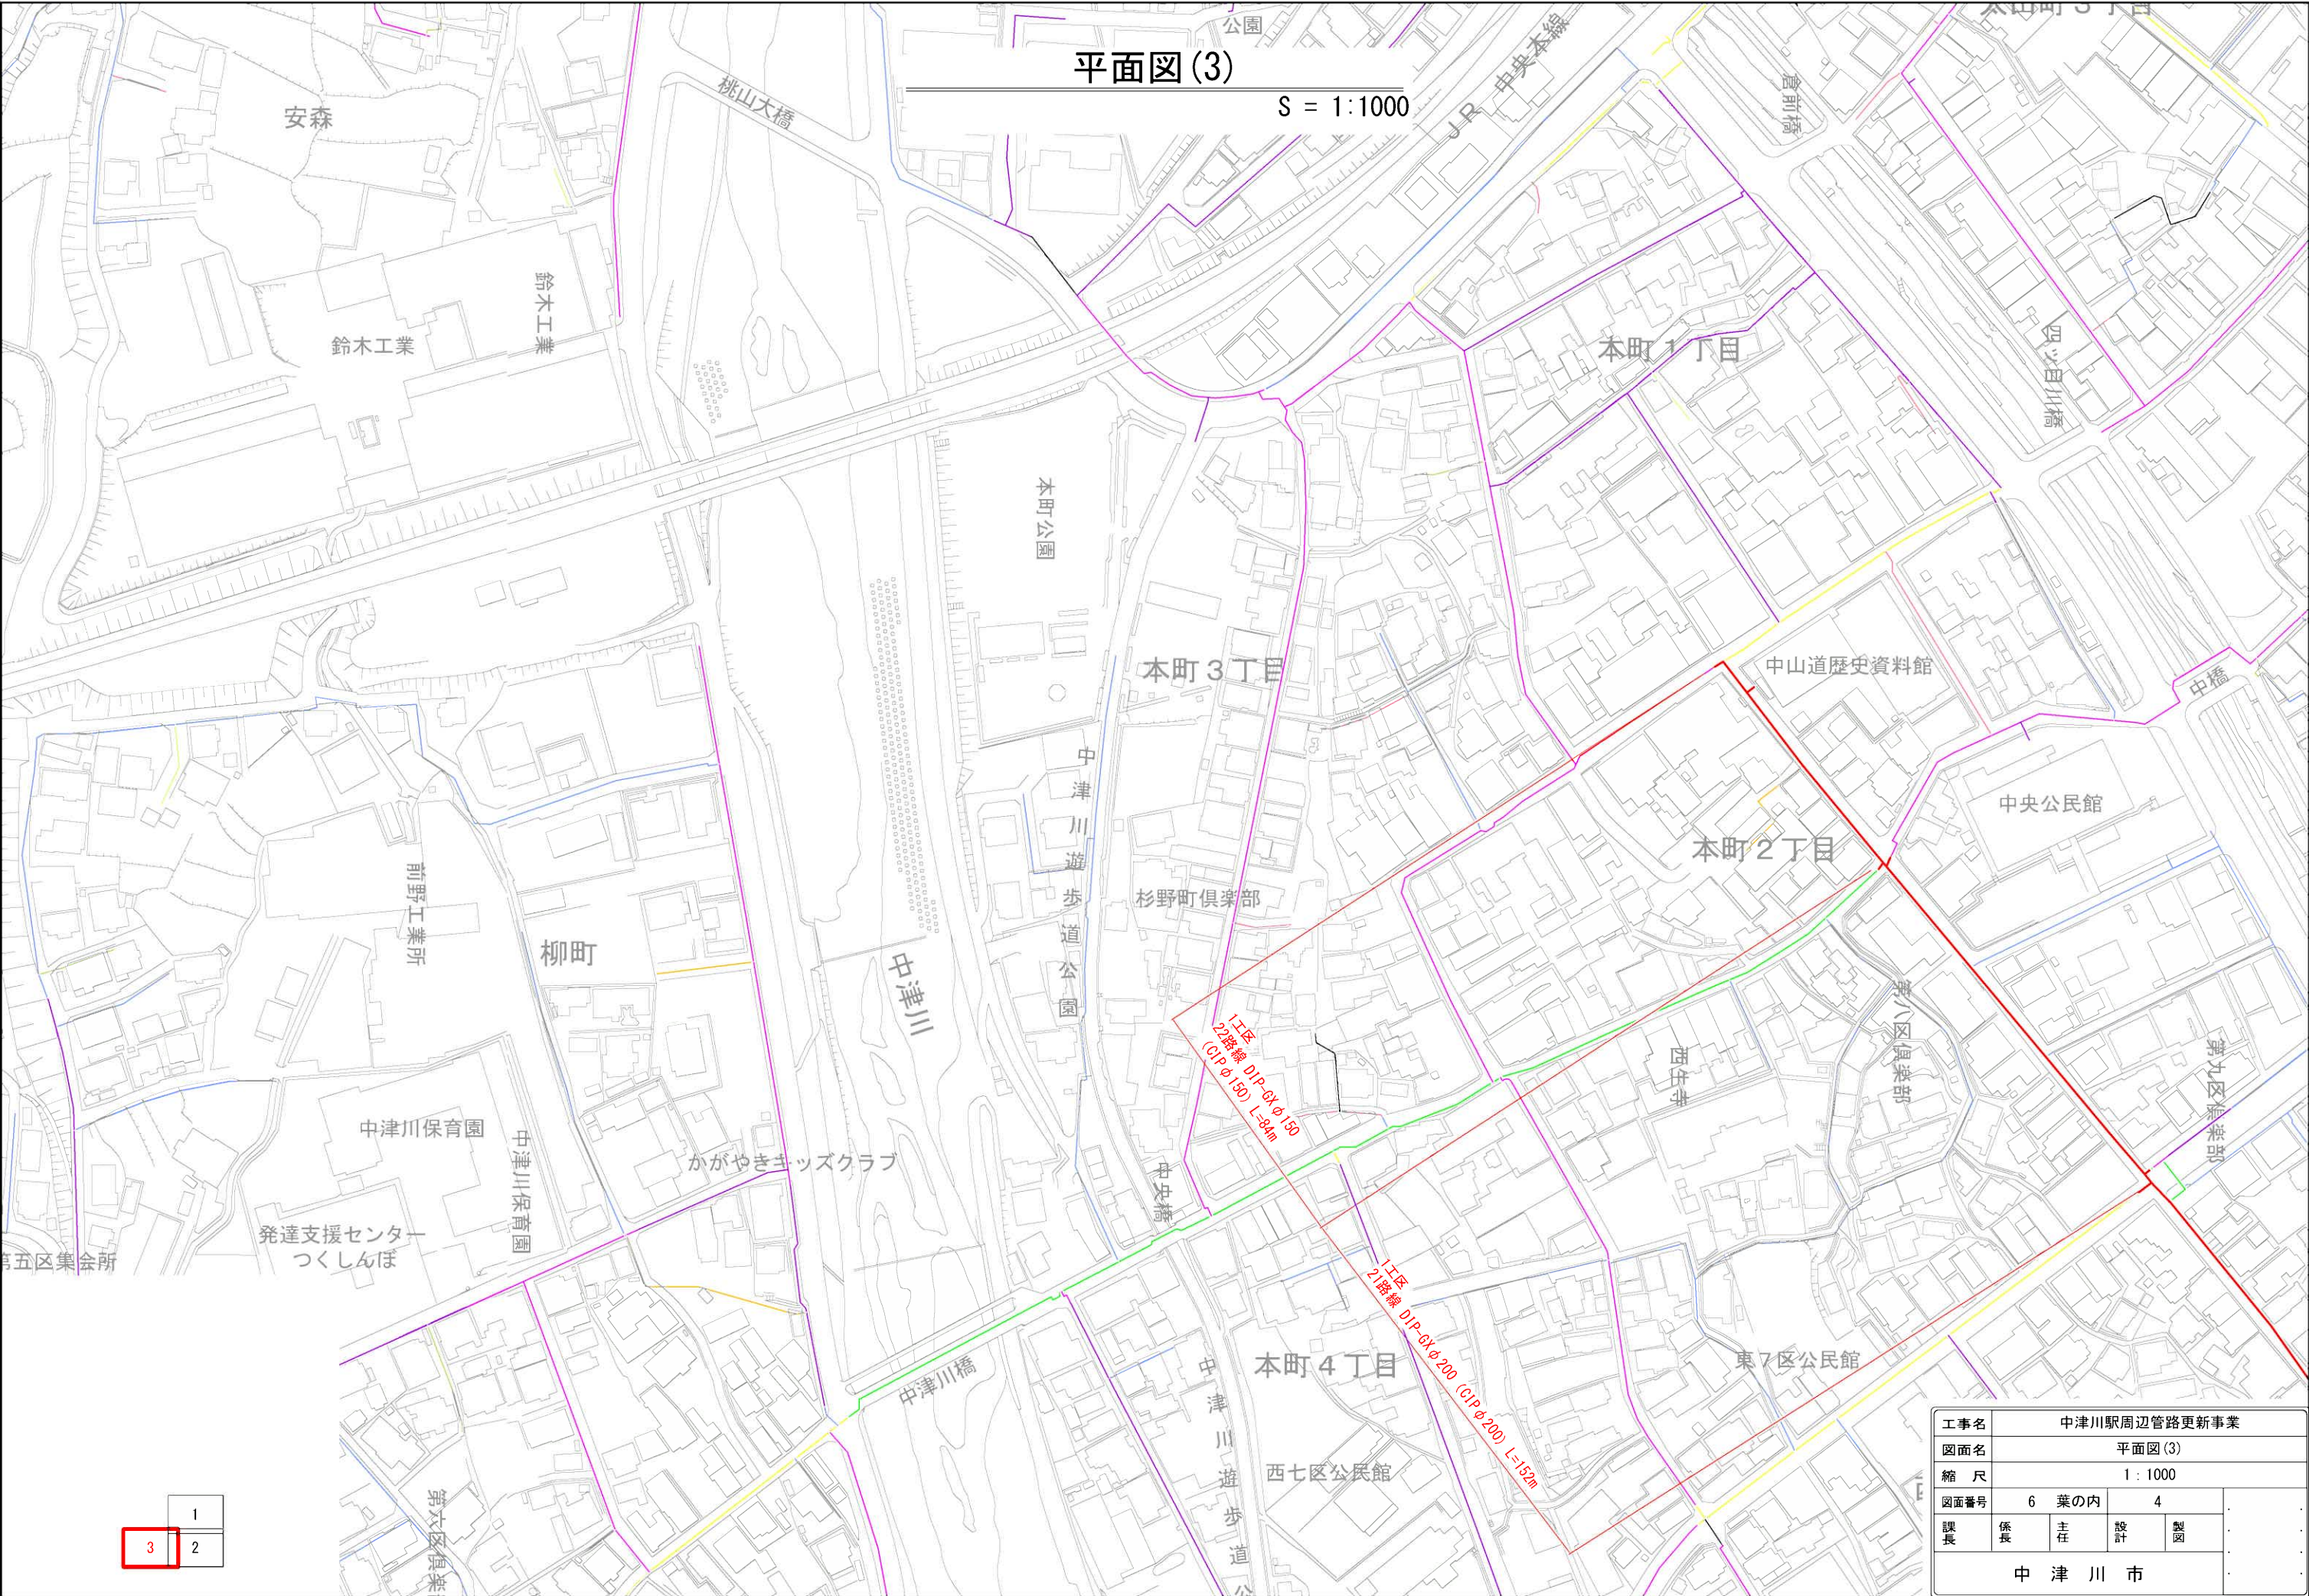




平面図(3)

S = 1:1000

中津川駅周辺管路更新事業				
平面図(3)				
1 : 1000				
図面番号	6	葉の内	4	
課長	係長	主任	設計	製図
中津川市				



管土工標準図

S = 1:20

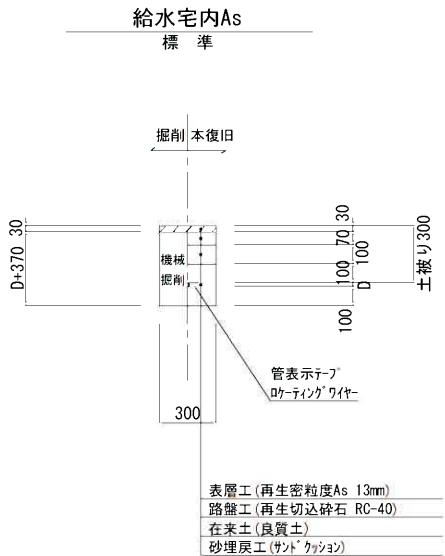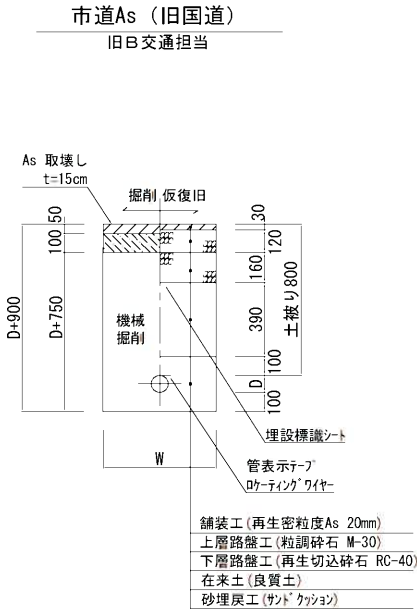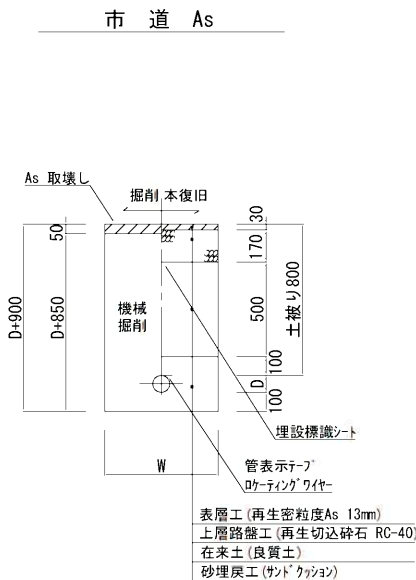

舗装本復旧標準図

S = 1:20

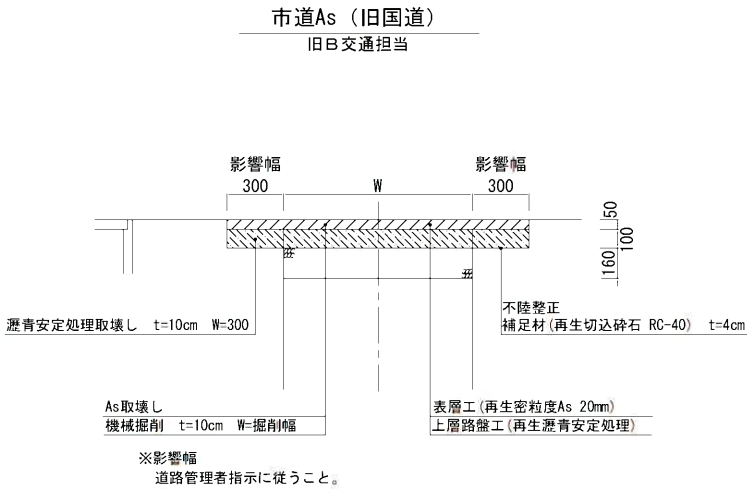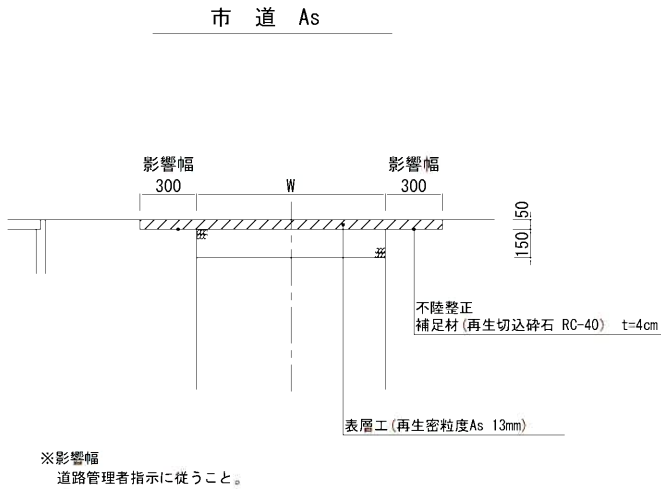

管外径・掘削幅一覧 (mm)			
φ	D	W	管 種
13	20	550	PP
20	30	550	PP
25	35	550	PP
30	40	550	PP
40	50	550	PP
50	60	550	HVP
75	90	550	DIP-GX
100	118	550	DIP-GX
150	169	550	DIP-GX
200	220	600	DIP-GX
250	272	650	DIP-GX
300	323	700	DIP-GX


※宅内給水土工 掘削幅300mm

工事名	中津川駅周辺管路更新事業			
図面名	管土工標準図			
縮 尺	1 : 20			
図面番号	6	葉の内	5	.
課長	係長	主任	設計	製図
中 津 川 市				.

各種標準図


地上式单口消火栓
S=1:10

H=800
本管φ150以上

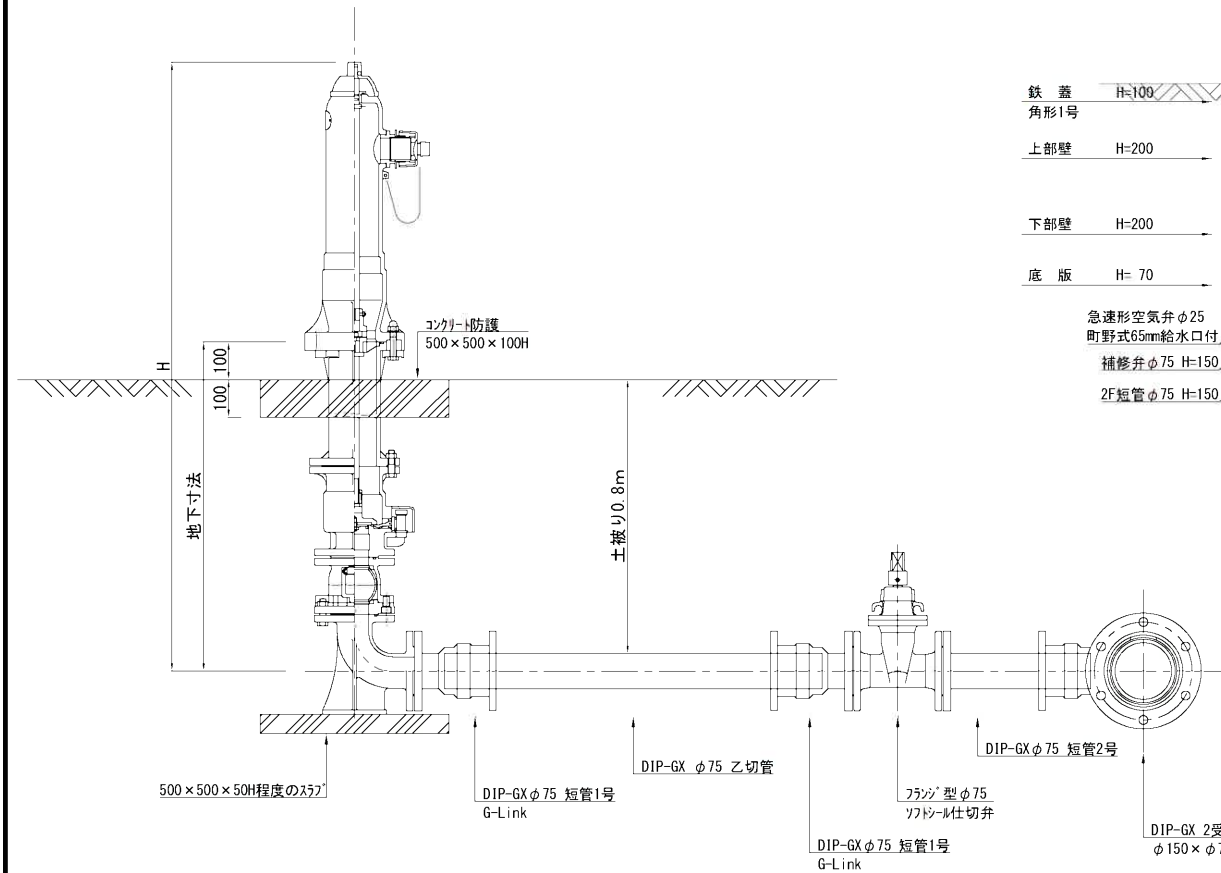

地下式消火栓BOX
S=1:10


H=800
φ 150以下

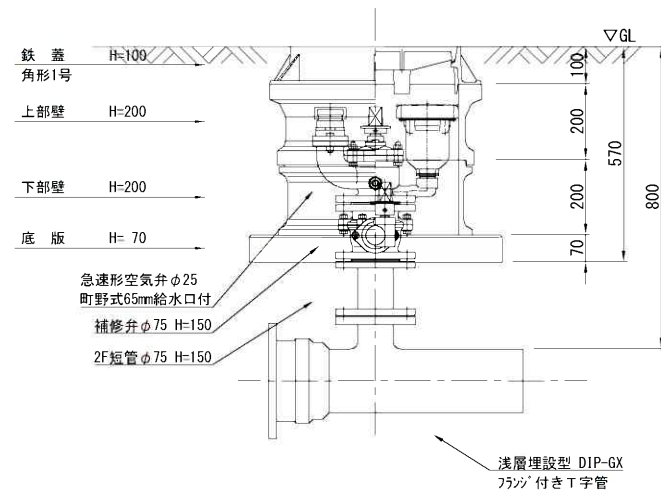


仕切弁BOX

S=1:10

H=800
φ 150以下

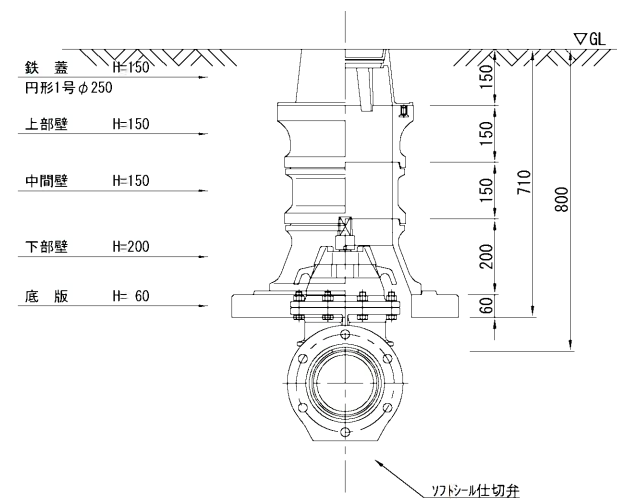


仕切弁BOX
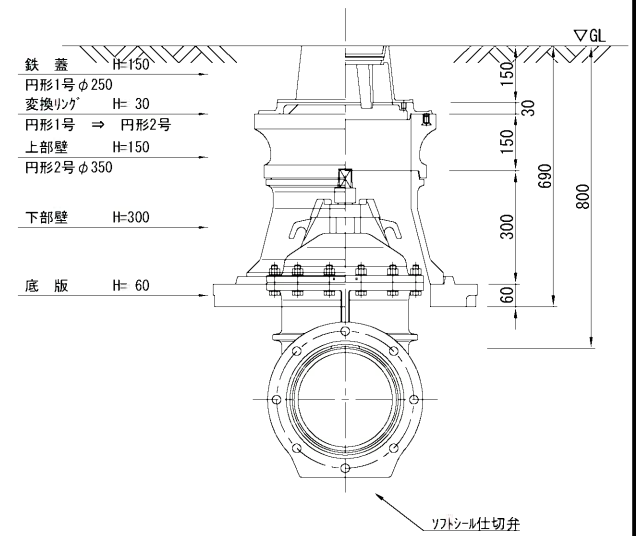
$$\overline{S=1:10}$$
$$\frac{H=800}{\phi 200 \cdot 250}$$


給水標準配管図 S=NON

[給水口径 13・20・25mm]

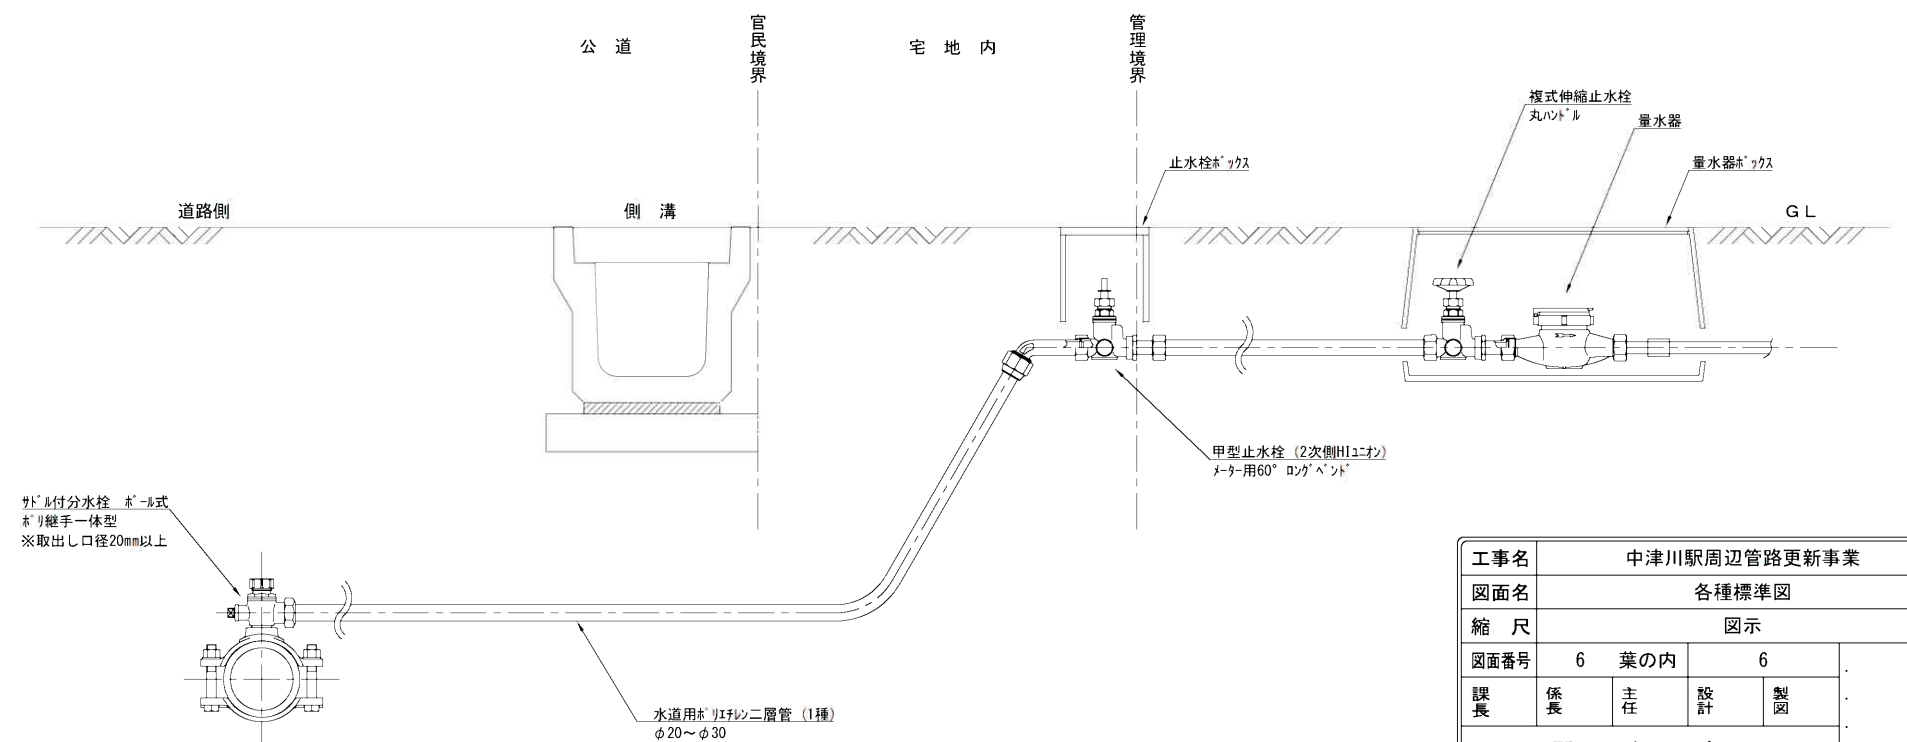

工事名	中津川駅周辺管路更新事業				
図面名	各種標準図				
縮 尺	図示				
図面番号	6	葉の内	6		
課長	係長	主任	設計	製図	
郡 上 市					